


PLANTA ALTA - Esc. 1:100

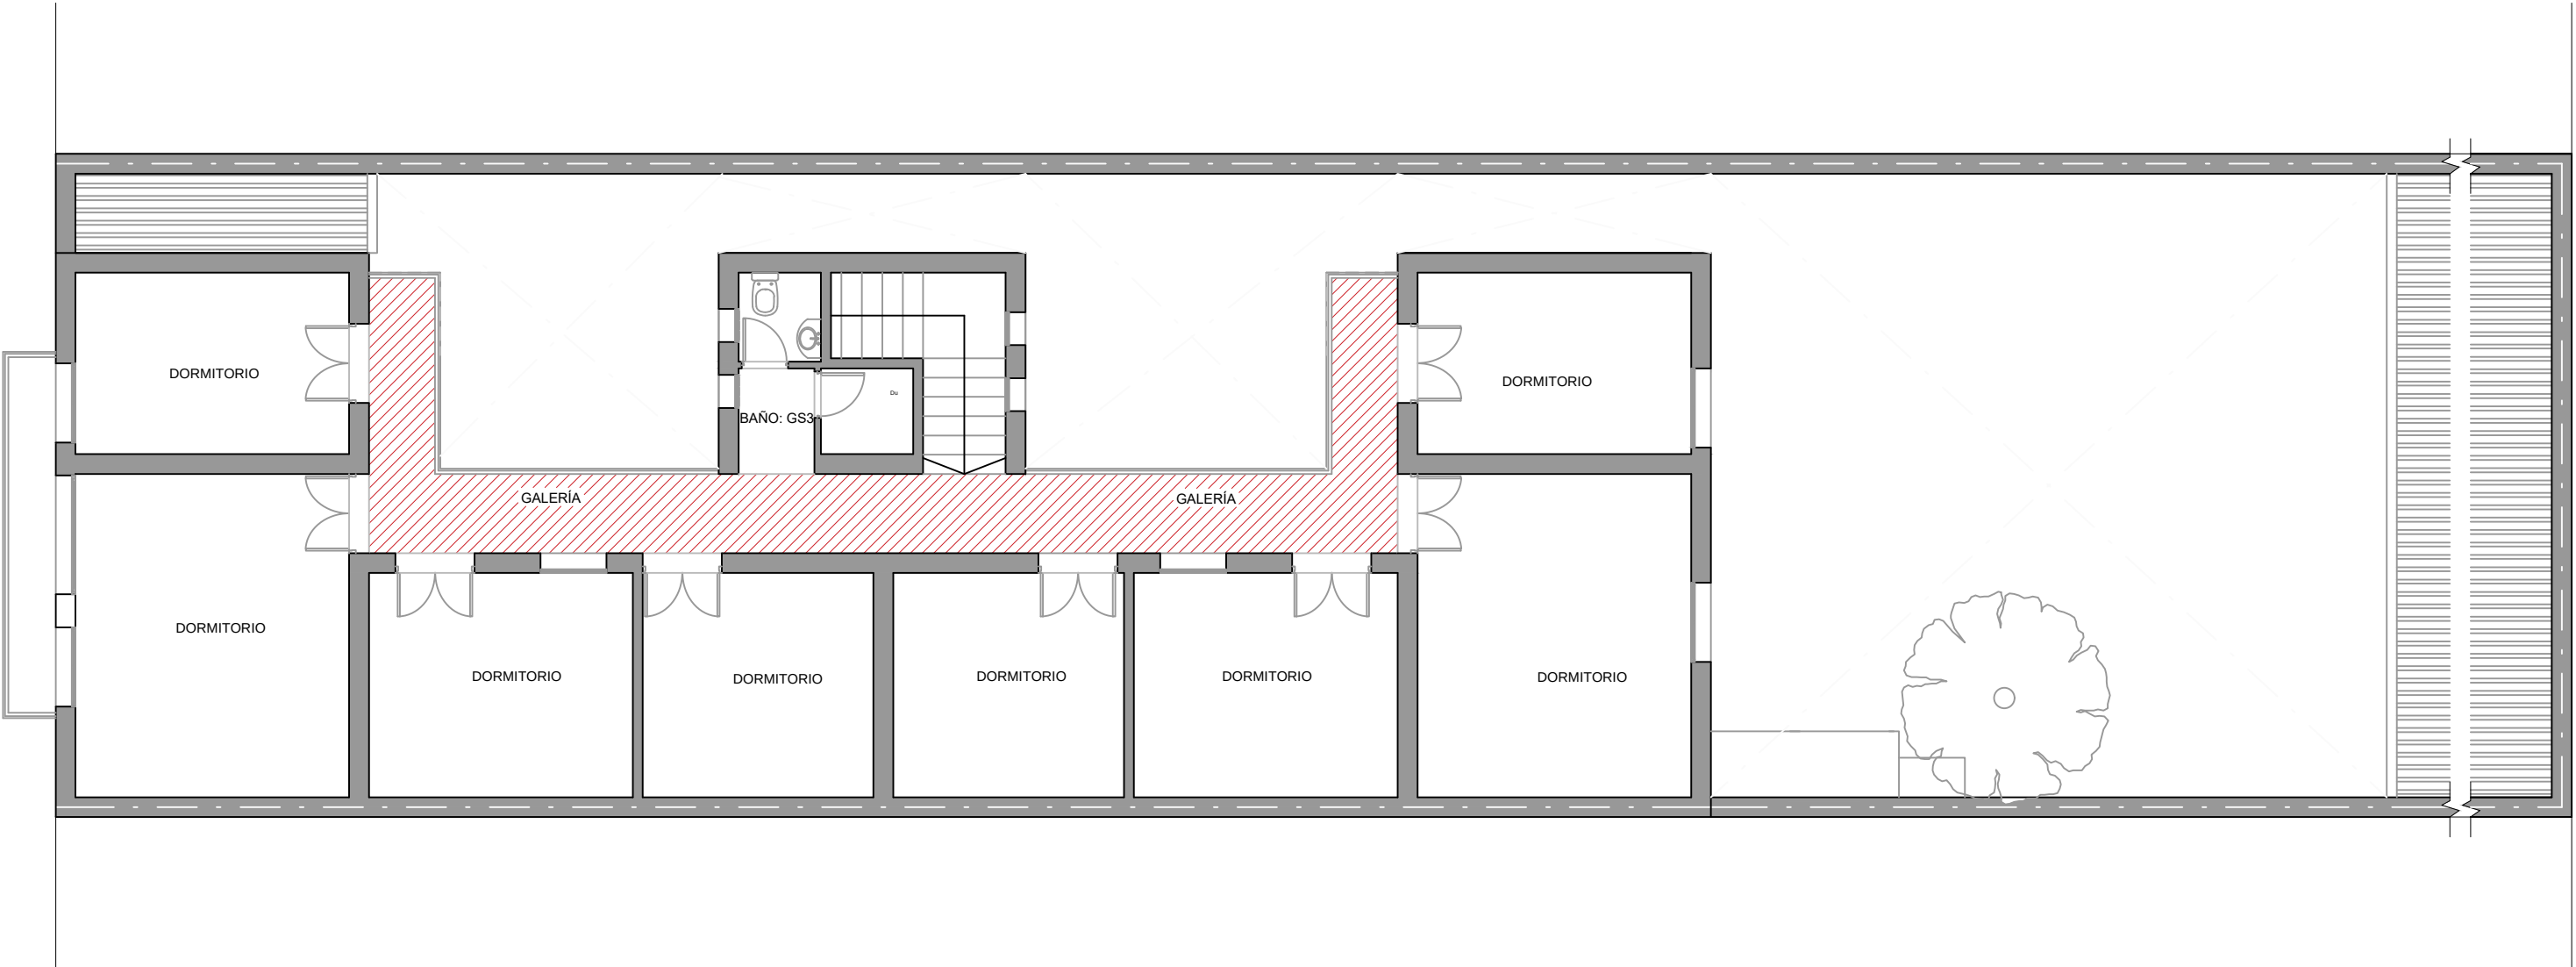


Centro de estudiantes de Henderson CEUH

Plano de Proyecto - Reestructuración de galerías de planta alta

Planta Alta

Escala 1:100

 
Referencias:




Sector de galerías a intervenir

L1

PLANTA BAJA - Esc. 1:100

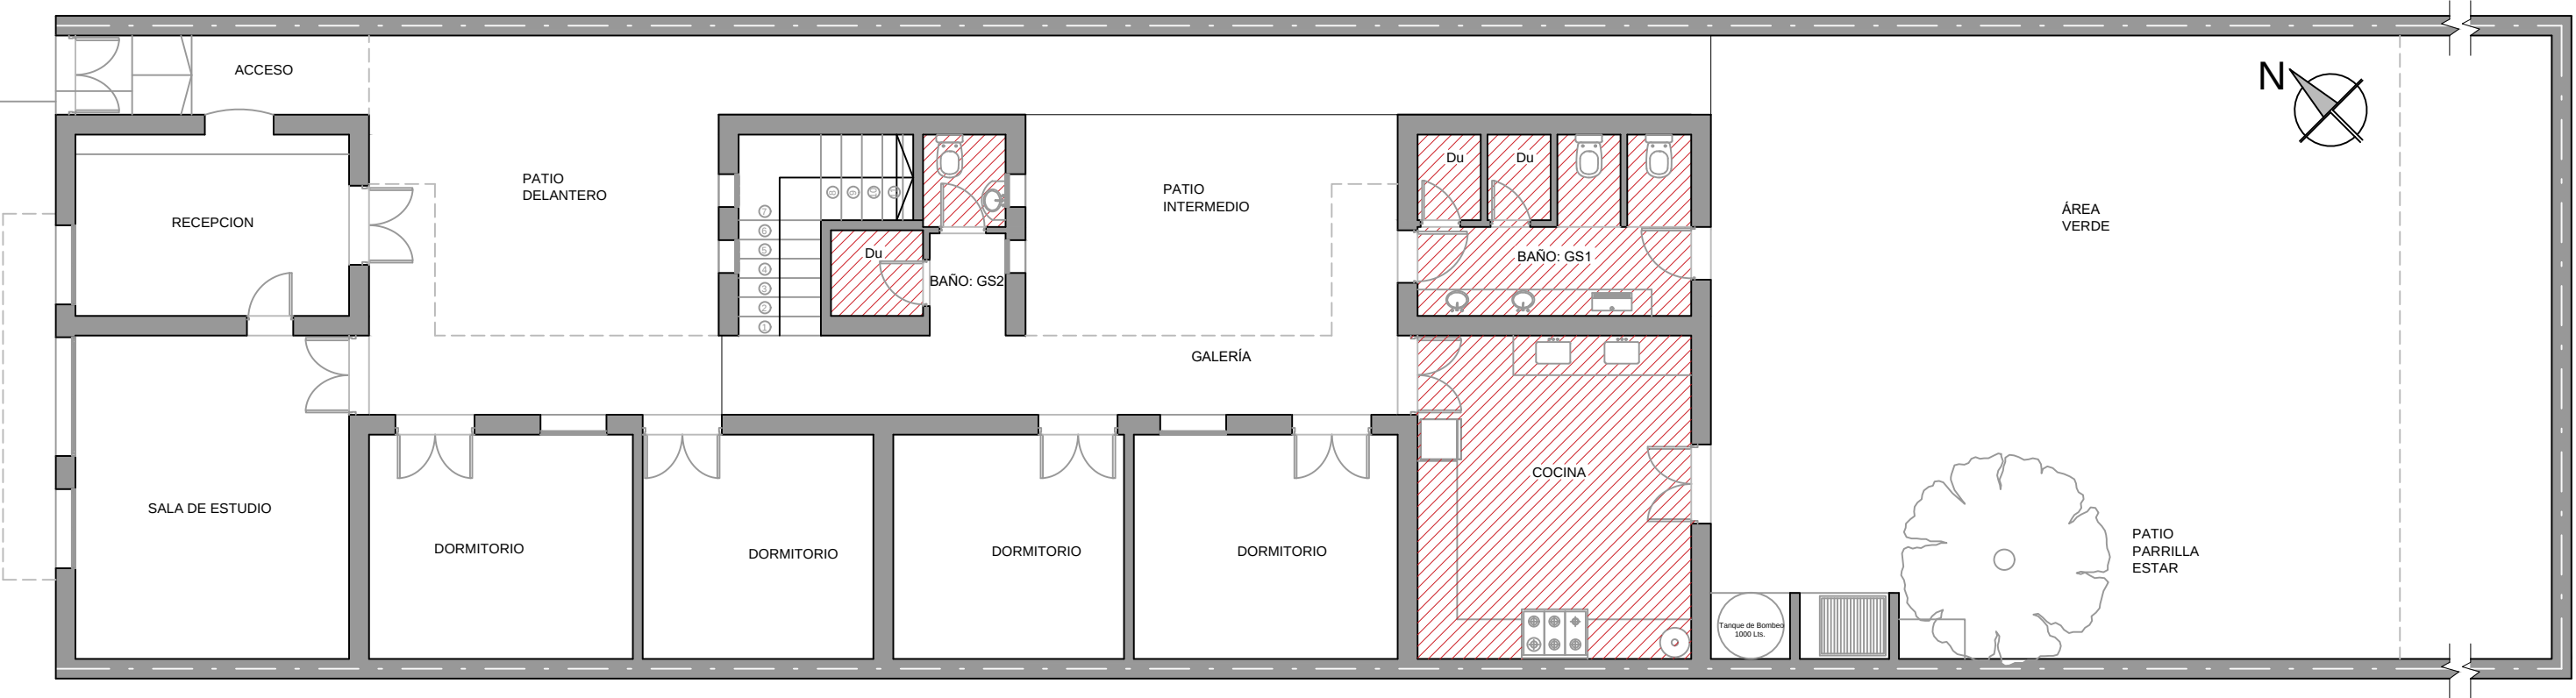


PLANTA ALTA - Esc. 1:100

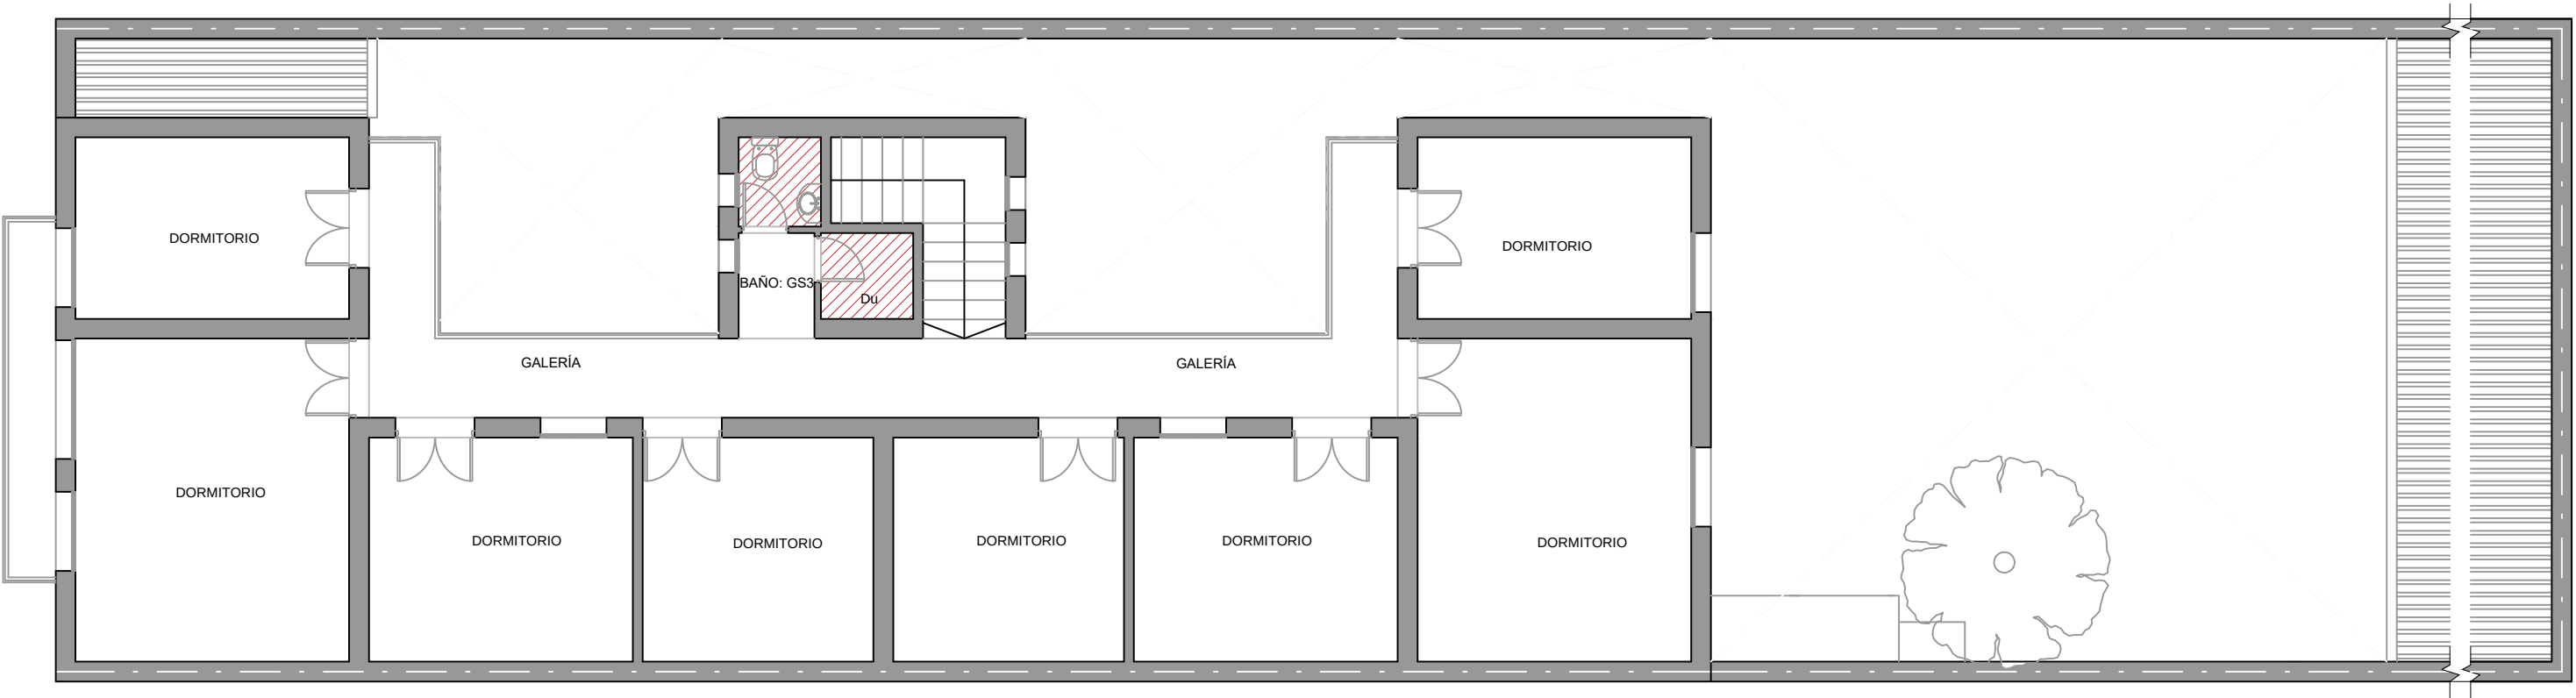


Centro de estudiantes de Henderson CEUH		Referencias:	Sector a intervenir	L2
Plano de Proyecto - Locales Sanitarios y cocina				
Planta Baja / Planta alta	Escala 1:100			

PLANTA BAJA - Esc. 1:100

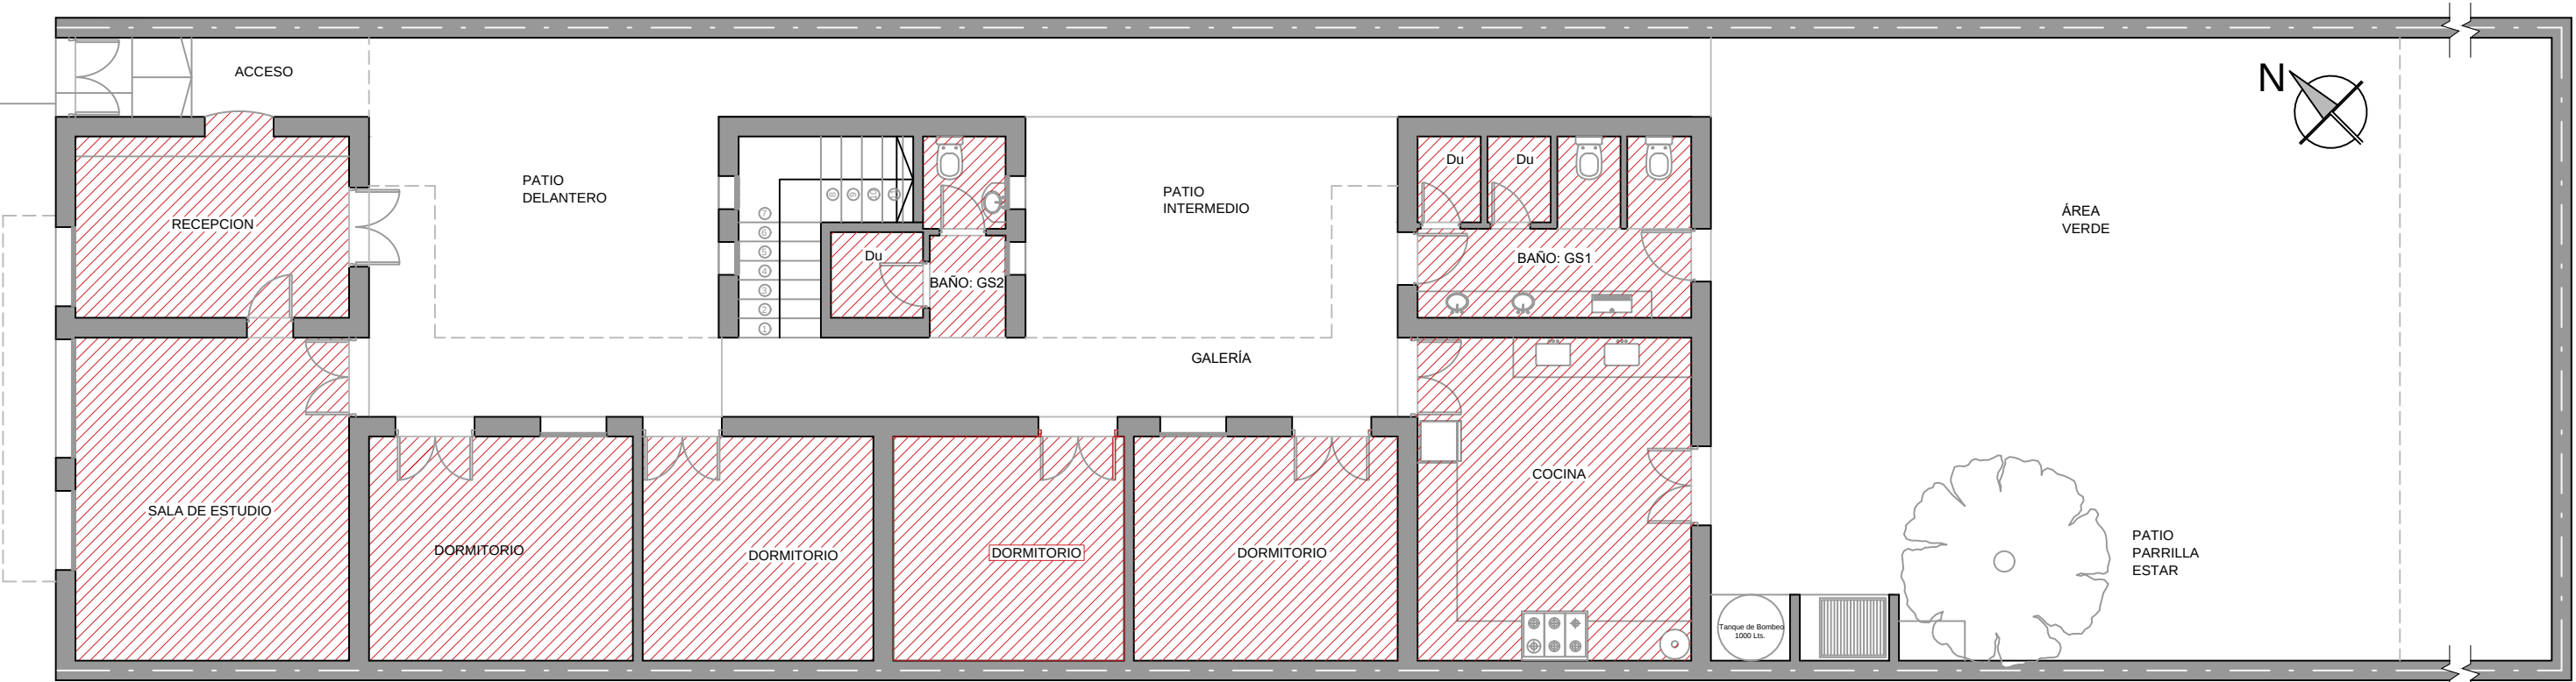

PLANTA ALTA - Esc. 1:100

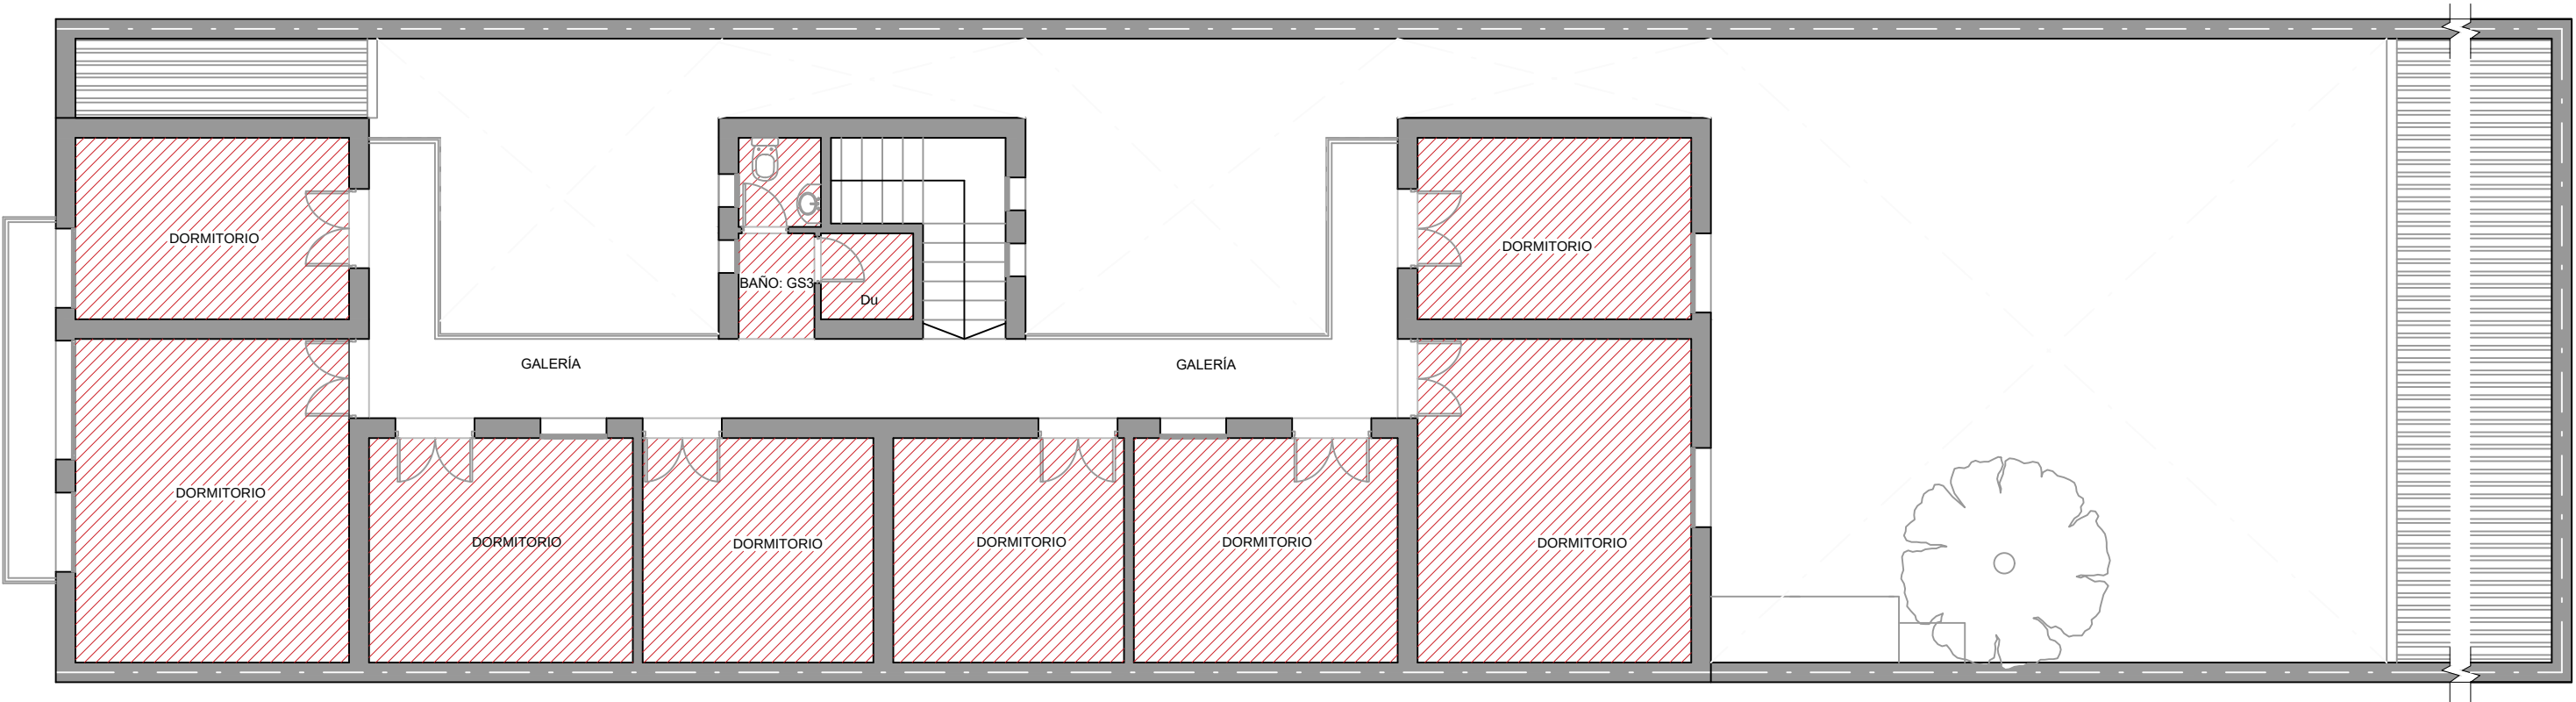


Centro de estudiantes de Henderson CEUH

Plano de Proyecto - Reparacion/cambio de Cielorascos

Planta Baja

Escala 1:100

 
Referencias:



Sector a intervenir

L3

PLANTA BAJA - Esc. 1:100

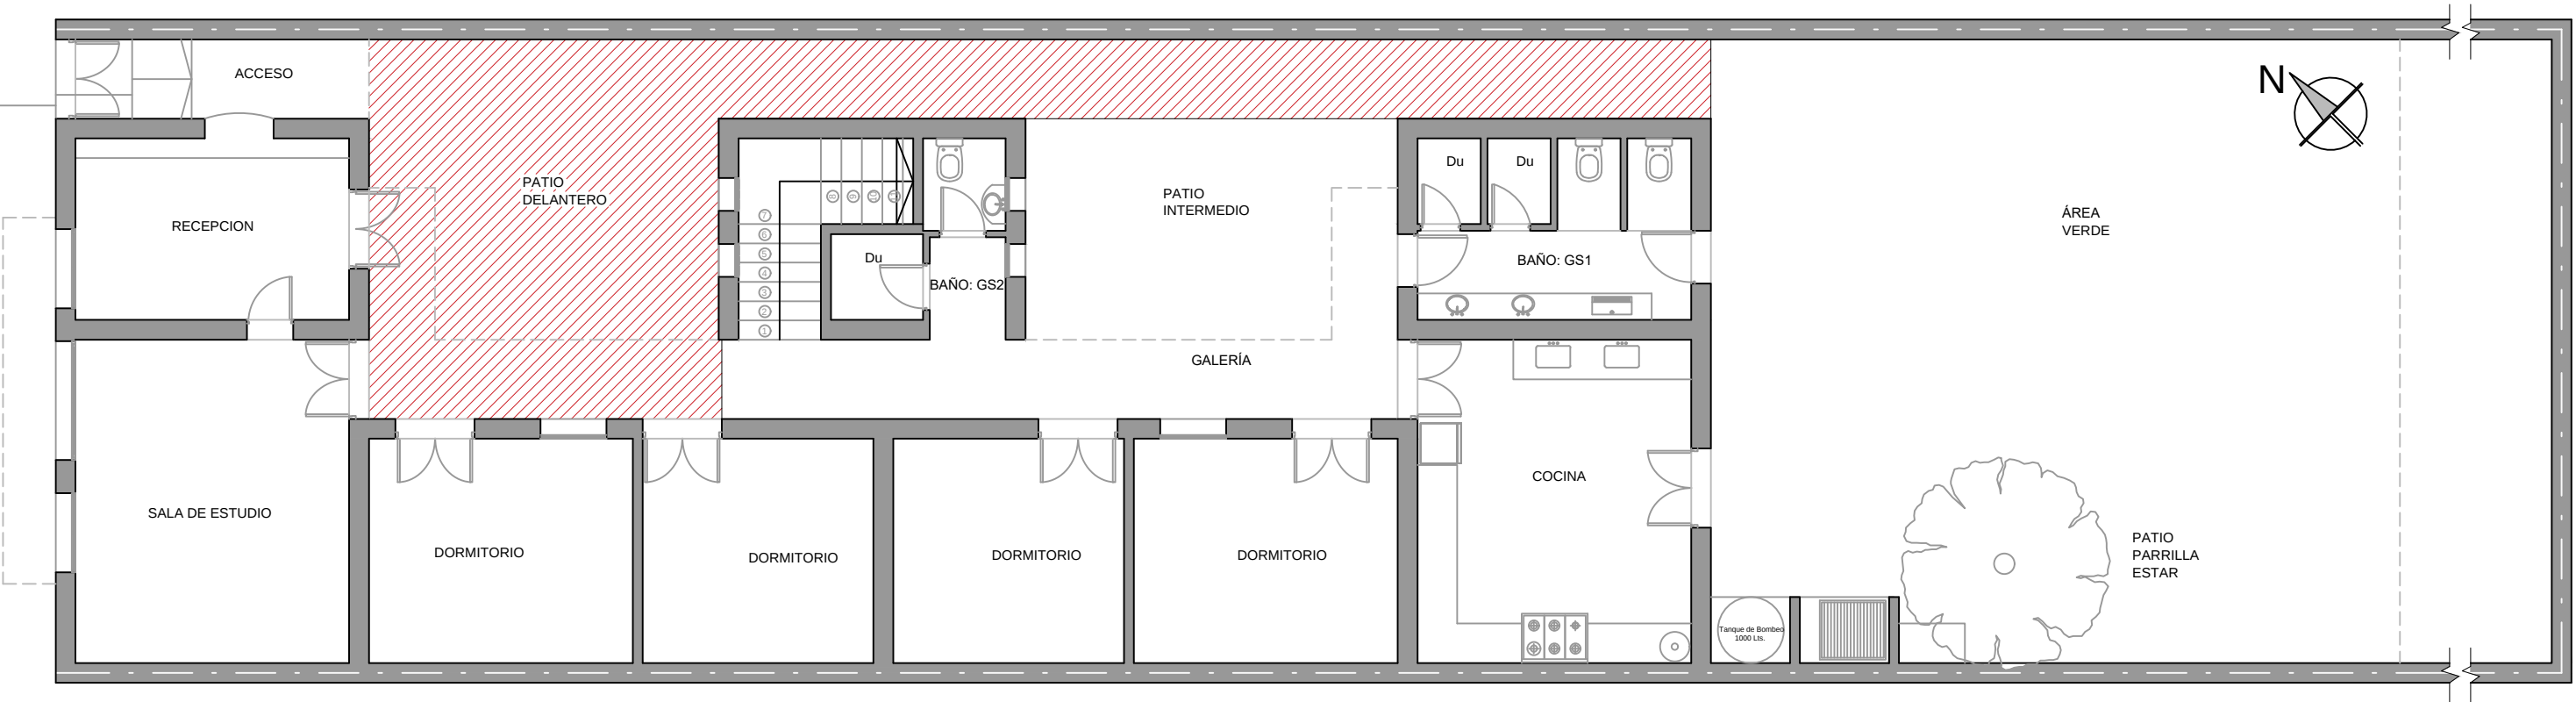

Centro de estudiantes de Henderson CEUH

Plano de Proyecto - Solados/Contrapisos

Planta Baja

Escala 1:100



Referencias:



Sector a intervenir

L4

FACHADA CONTRAFRENTE - Esc. 1:75

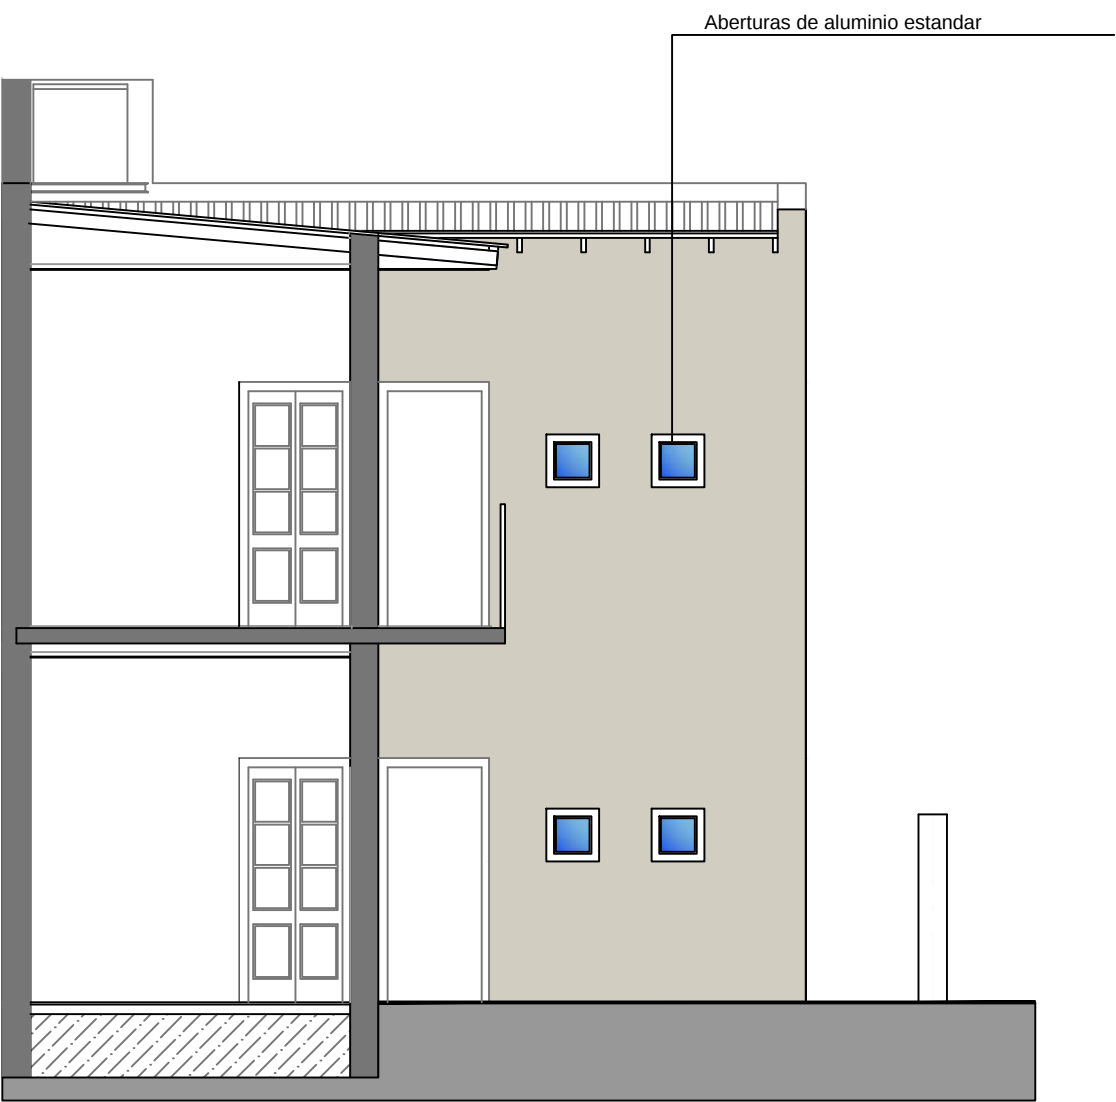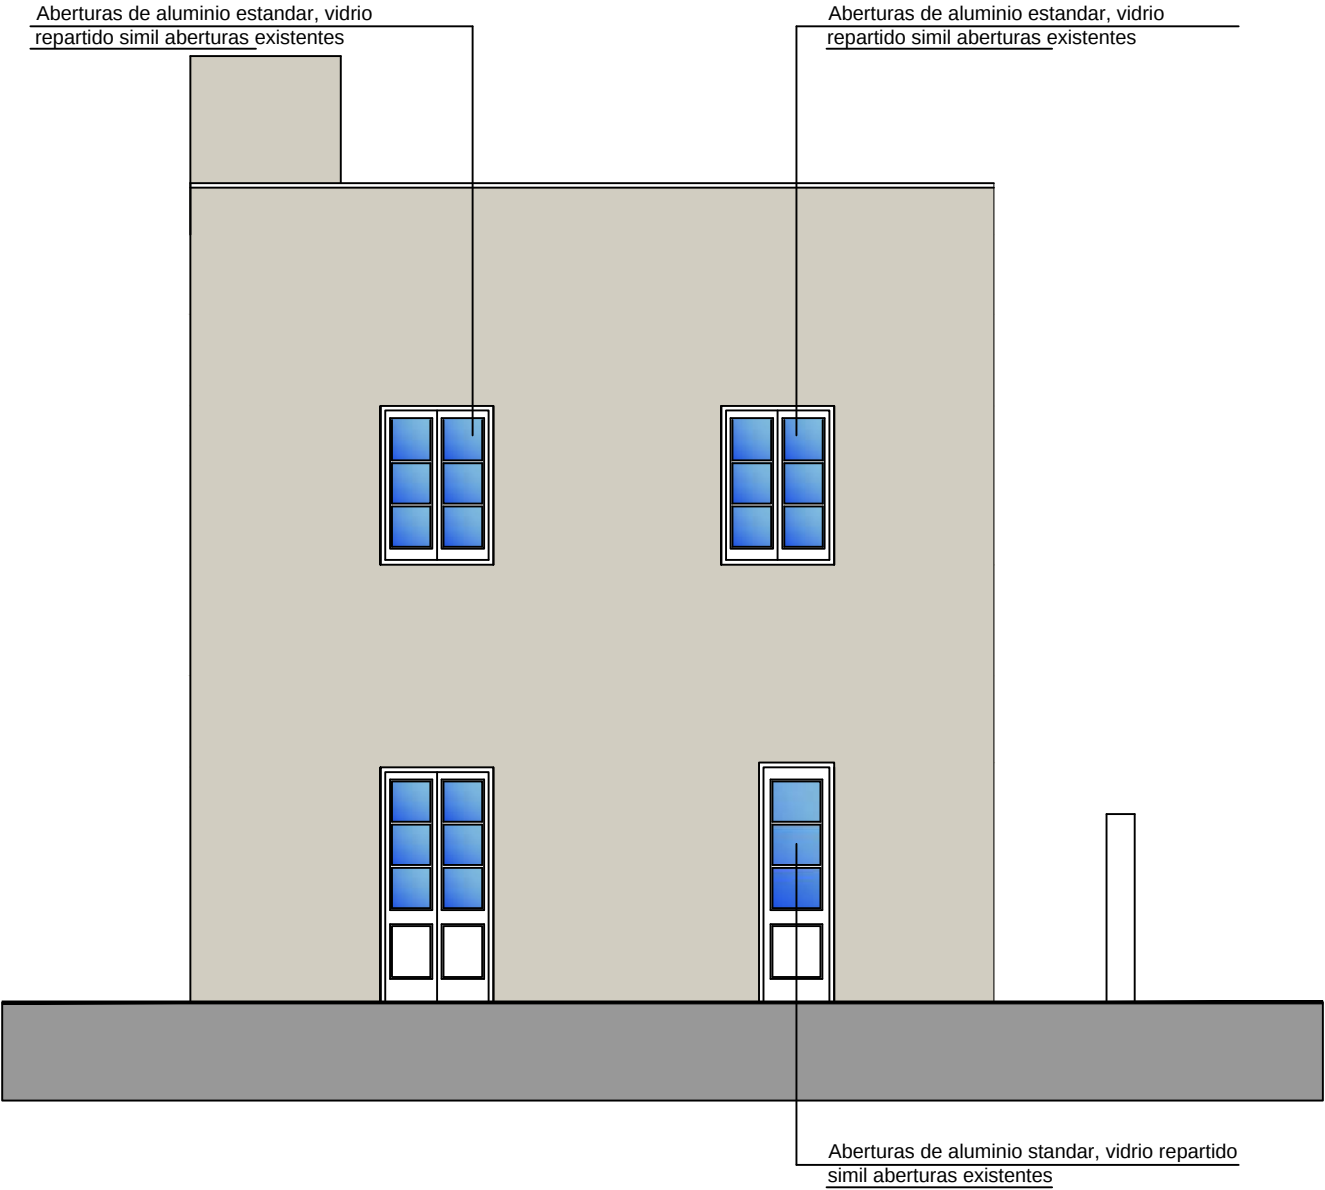

Centro de estudiantes de Henderson CEUH

Plano de Proyecto - Carpinterias


Fachada contrafrente

Escala 1:100


Referencias:

L5

PLANTA BAJA - Esc. 1:100

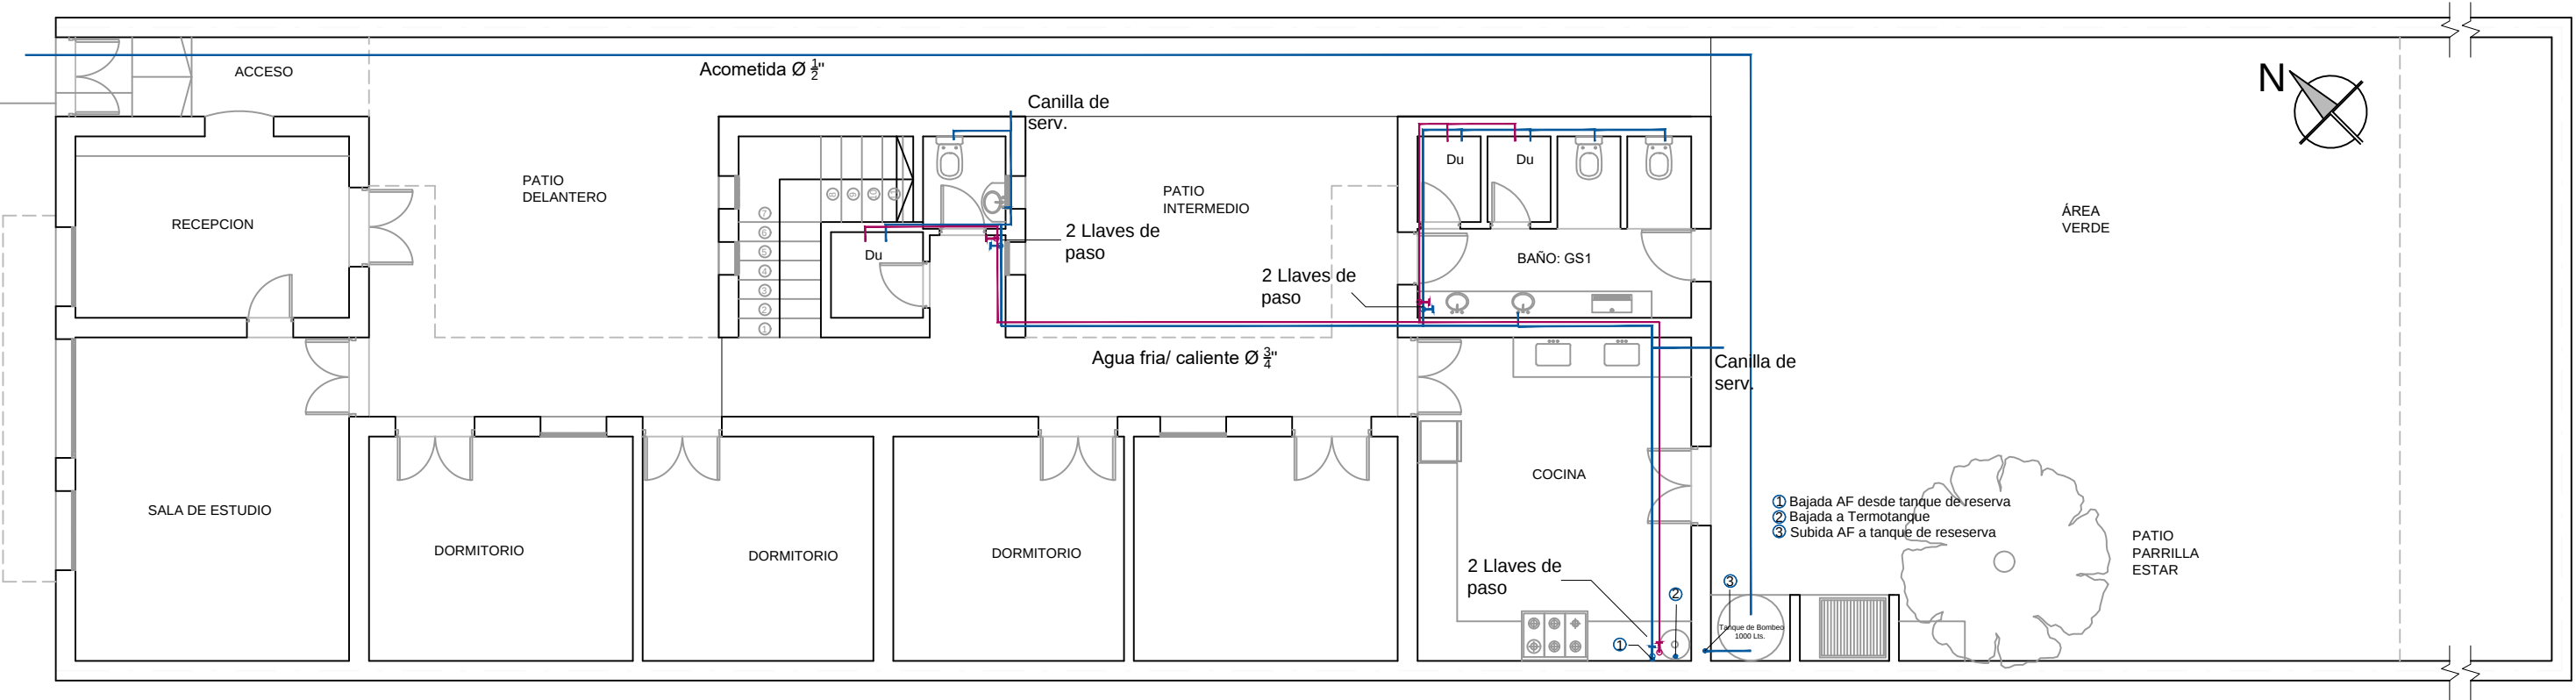


PLANTA ALTA - Esc. 1:100

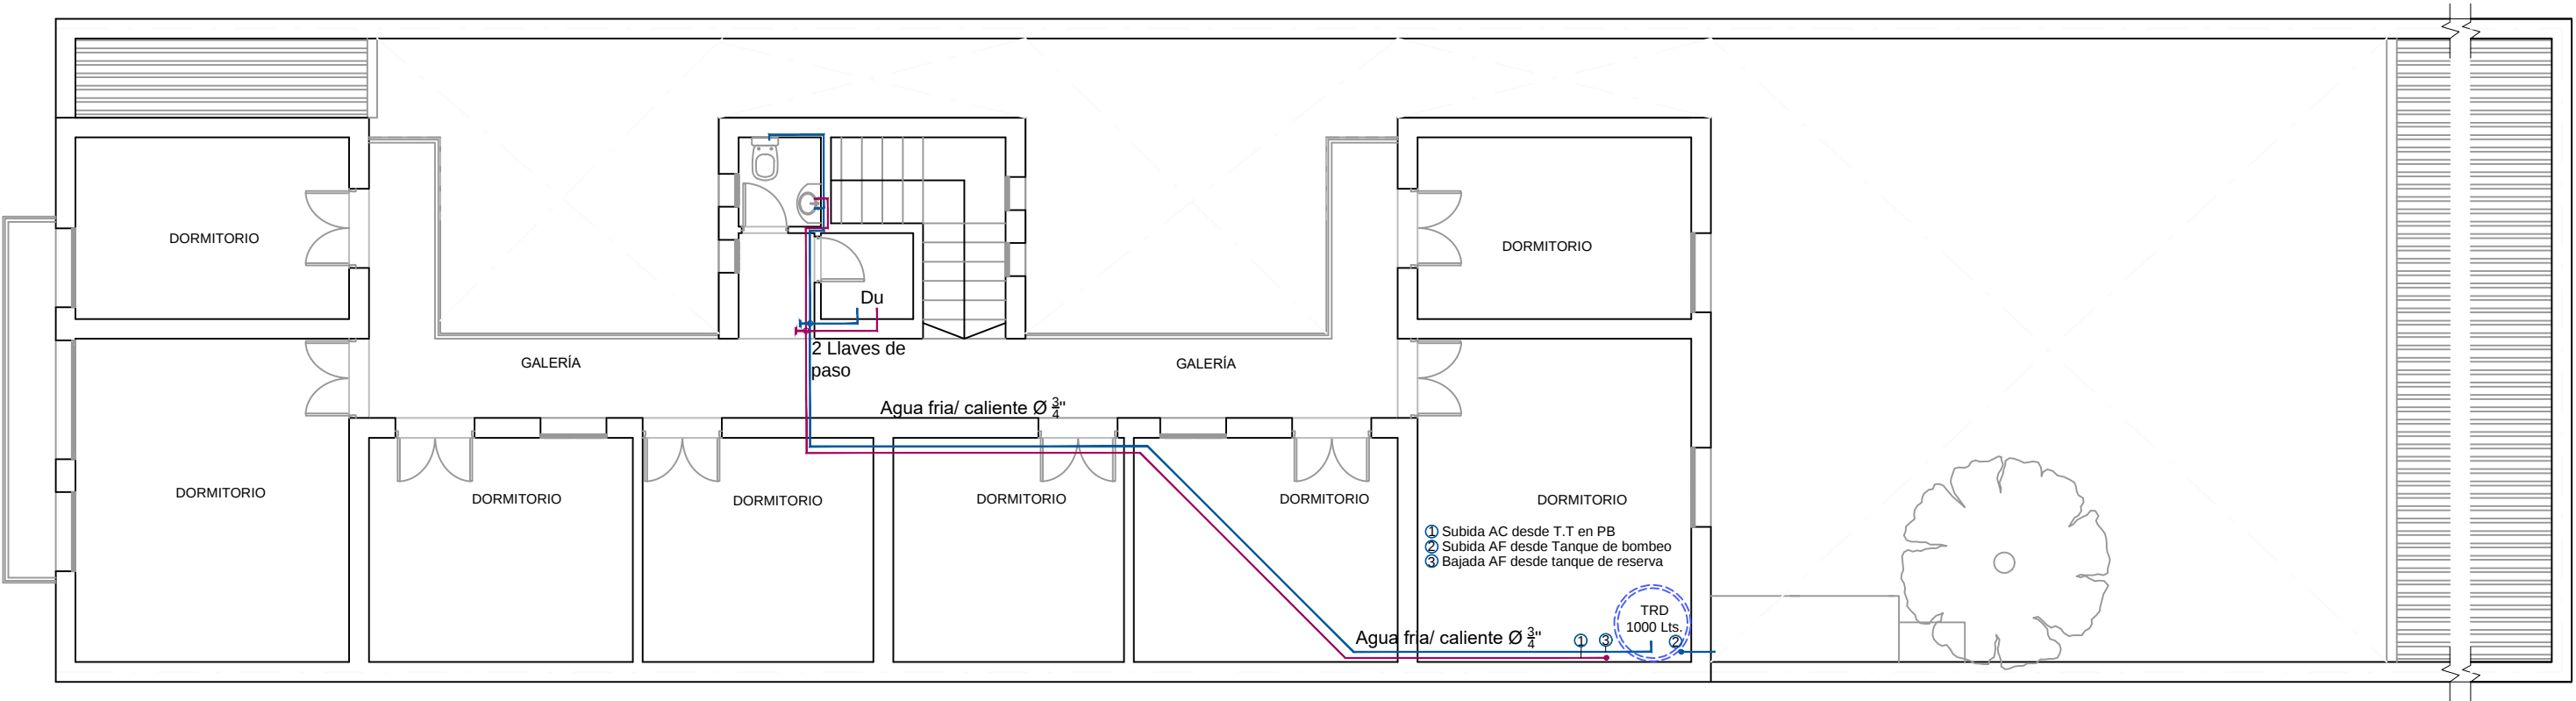


Centro de estudiantes de Henderson CEUH		Referencias: Llave de paso Cañería agua fria Cañería agua caliente	L6
Plano de Proyecto - Provision de agua			
Planta Baja / Planta alta	Escala 1:100		

PLANTA BAJA - Esc. 1:100

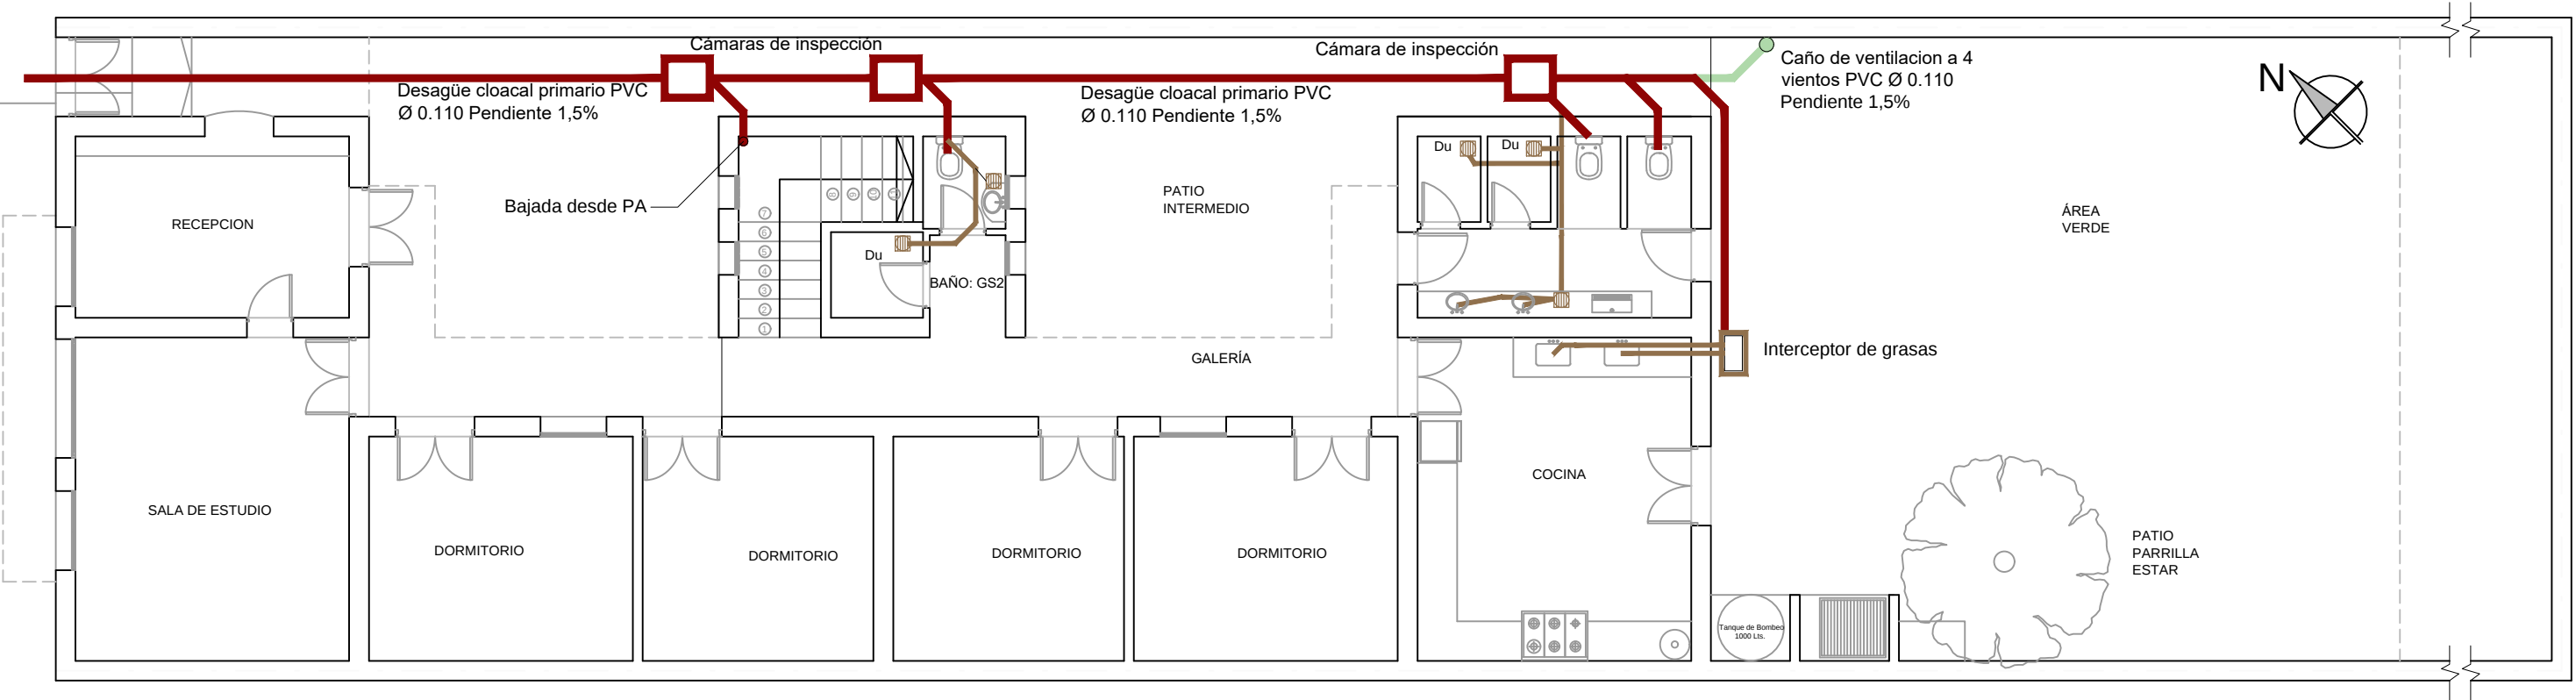

PLANTA ALTA - Esc. 1:100

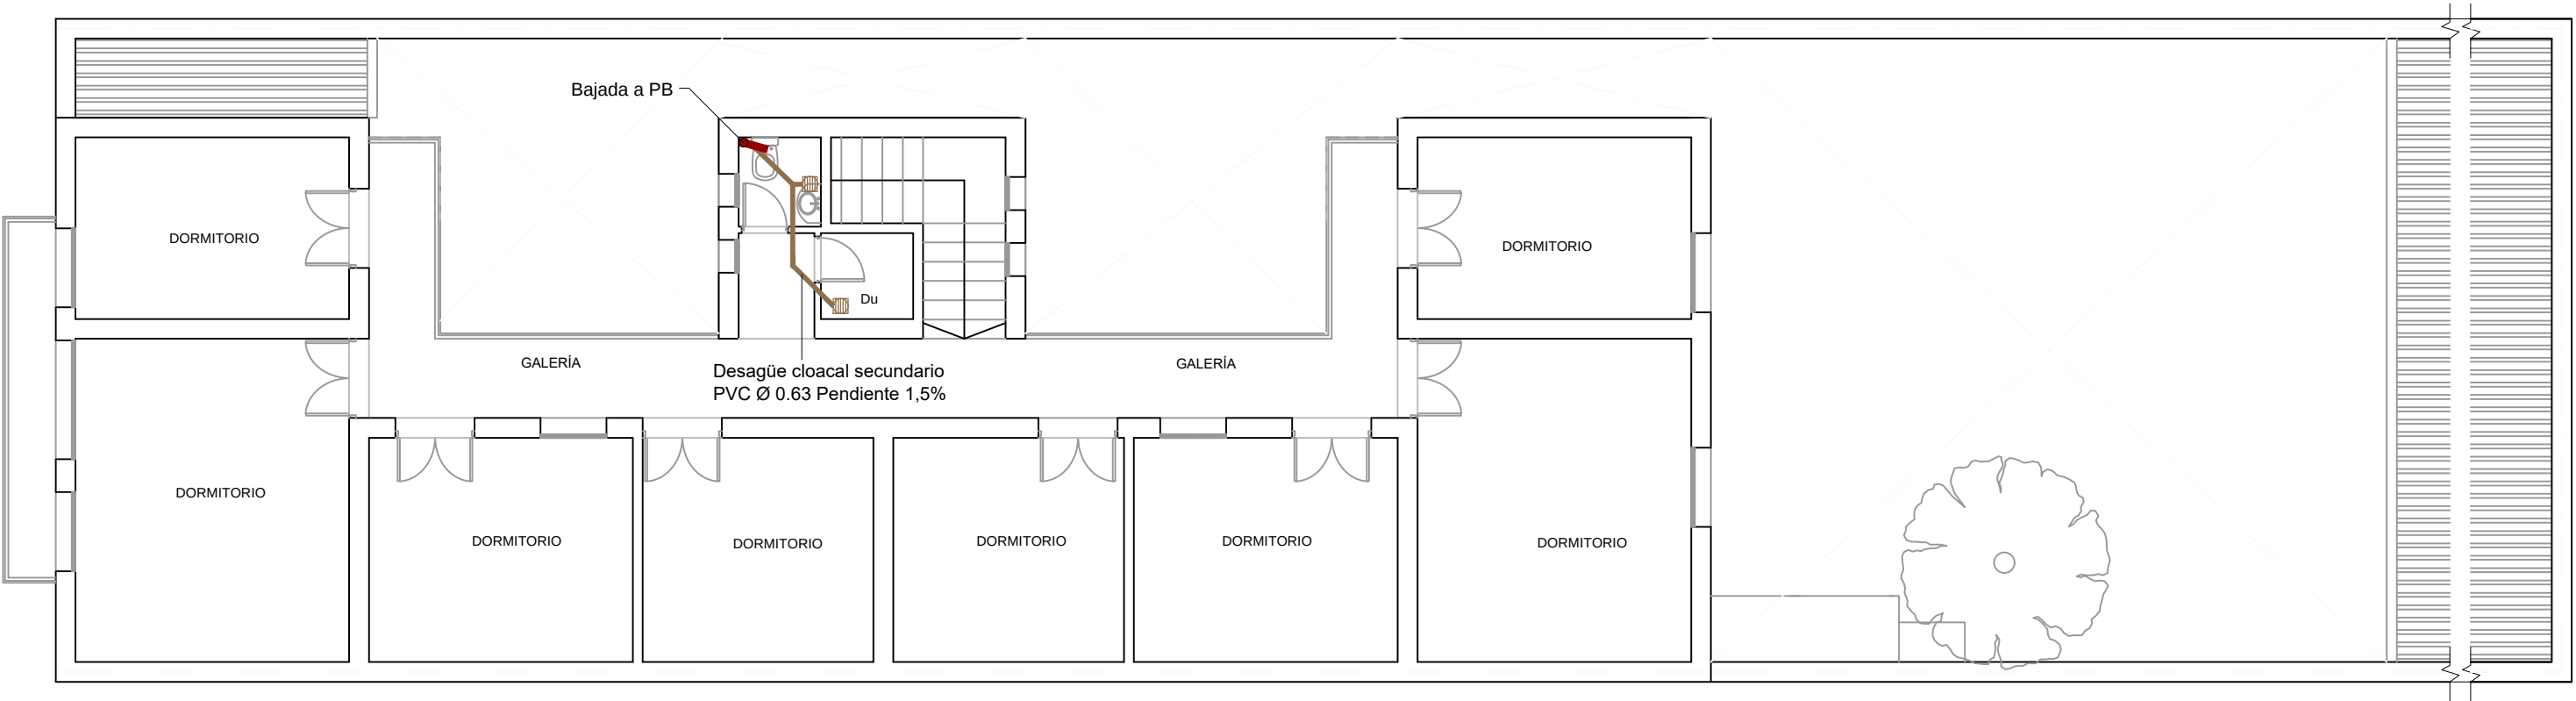

Centro de estudiantes de Henderson CEUH

Plano de Proyecto - Desagues

Planta Baja / Planta alta

Escala 1:100

Referencias:

- Desagüe cloacal primario
- Desagüe cloacal secundario
- Interceptor de grasa




Pileta de piso abierta




Cámara de inspección

L7

PLANTA BAJA - Esc. 1:100

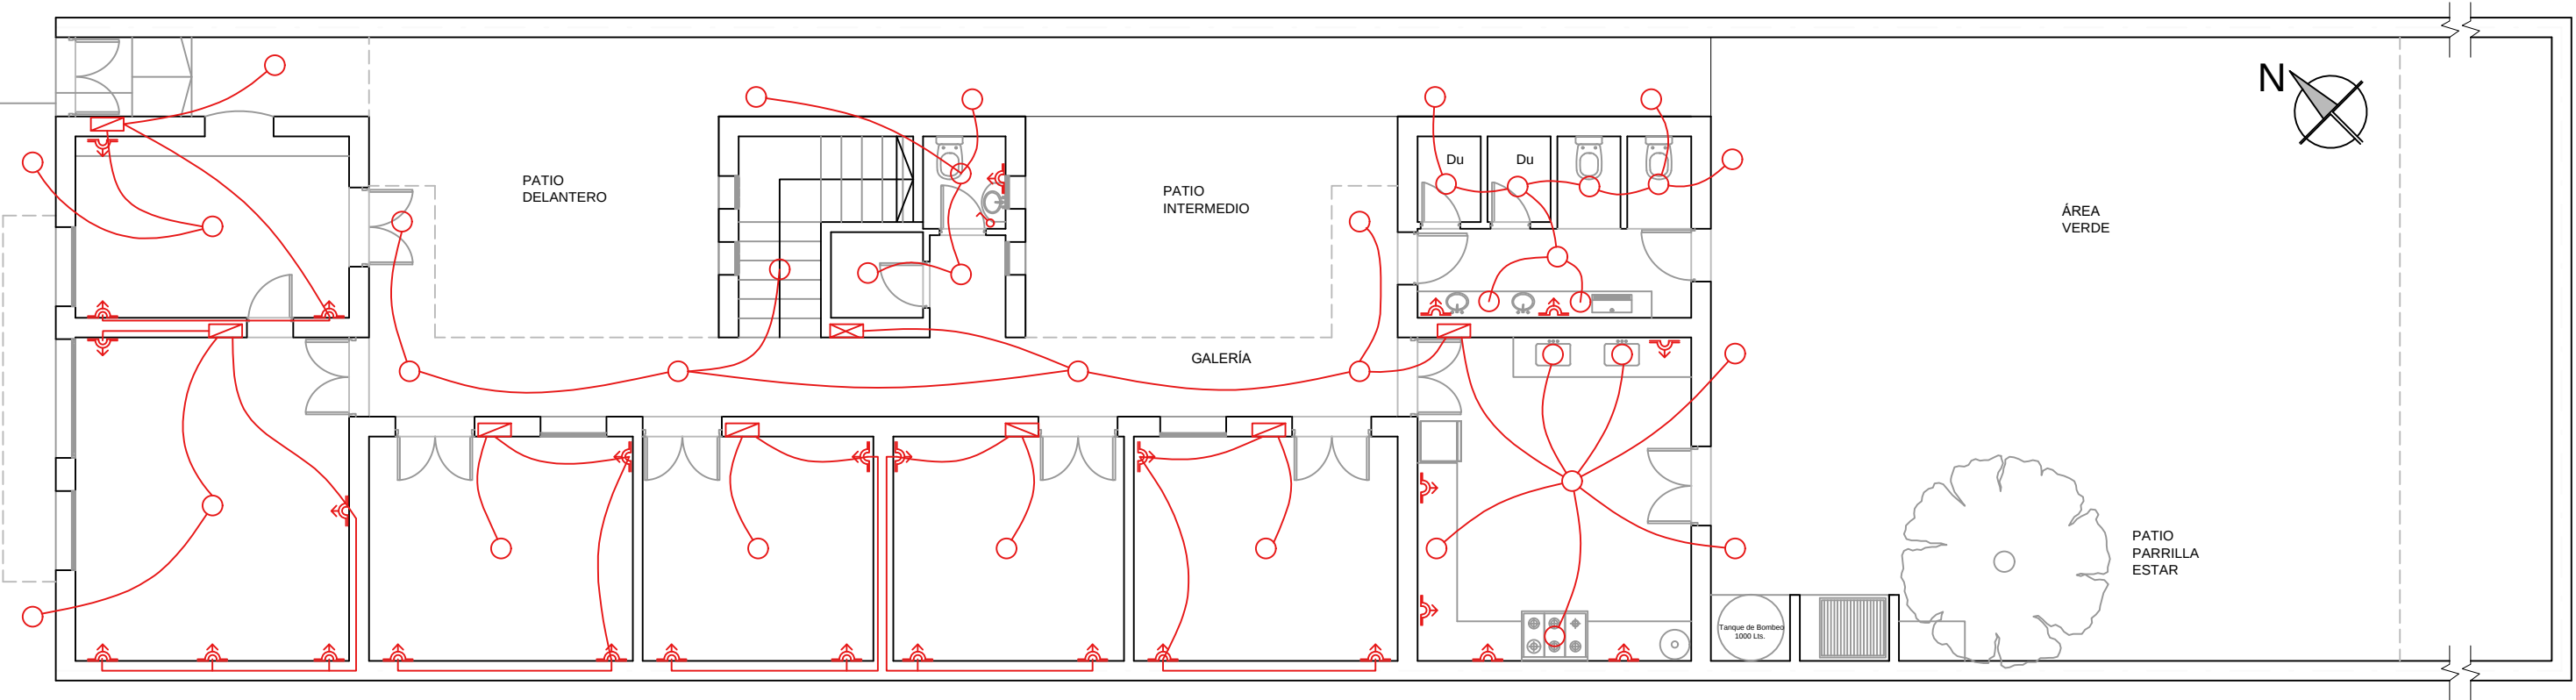

PLANTA ALTA - Esc. 1:100

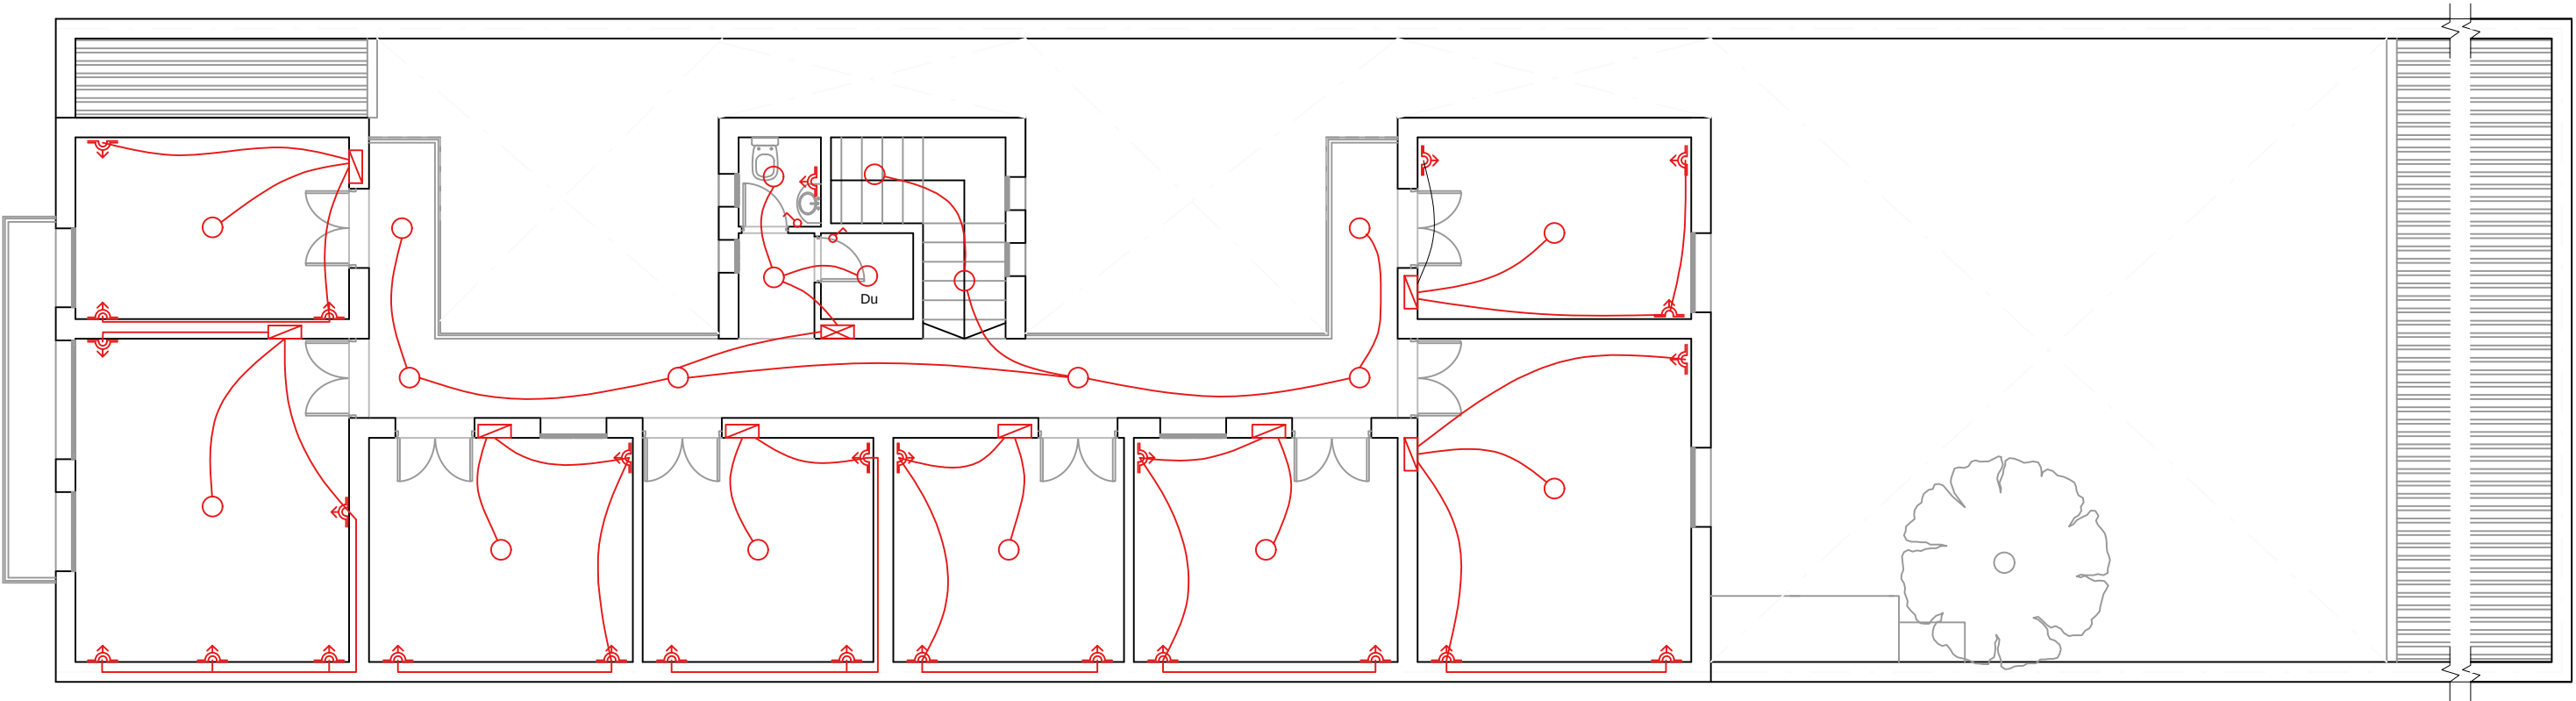

Centro de estudiantes de Henderson CEUH		Referencias:		L8
Plano de Proyecto - Instalacion electrica		Caja de toma con 2 enchufes	Tablero seccional	
Planta Baja / Planta alta		Boca iluminacion	Tablero interruptores	
Escala 1:100		Llave 1 punto		